


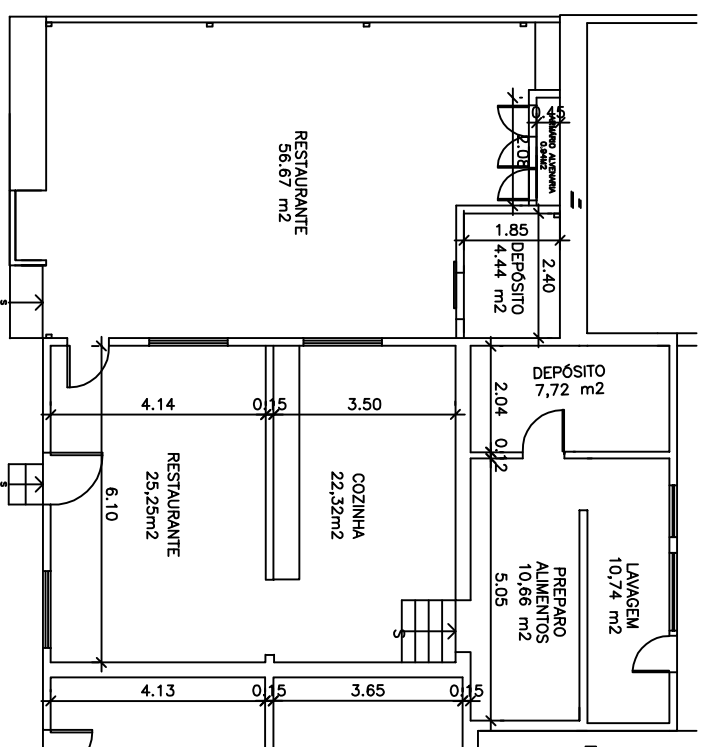

PLANTA BAIXA RESTAURANTE EEN

UFRJ – ESCOLA DE ENFERMAGEM ANNA NERY

01

PLANTA BAIXA RESTAURANTE

DATA:
Q11T/2018

RESPONS. TÉCNICO:
ANDRÉA A. R. COSENZA MARQUES PORTO – ARQ.

ESCALA:
1/125